


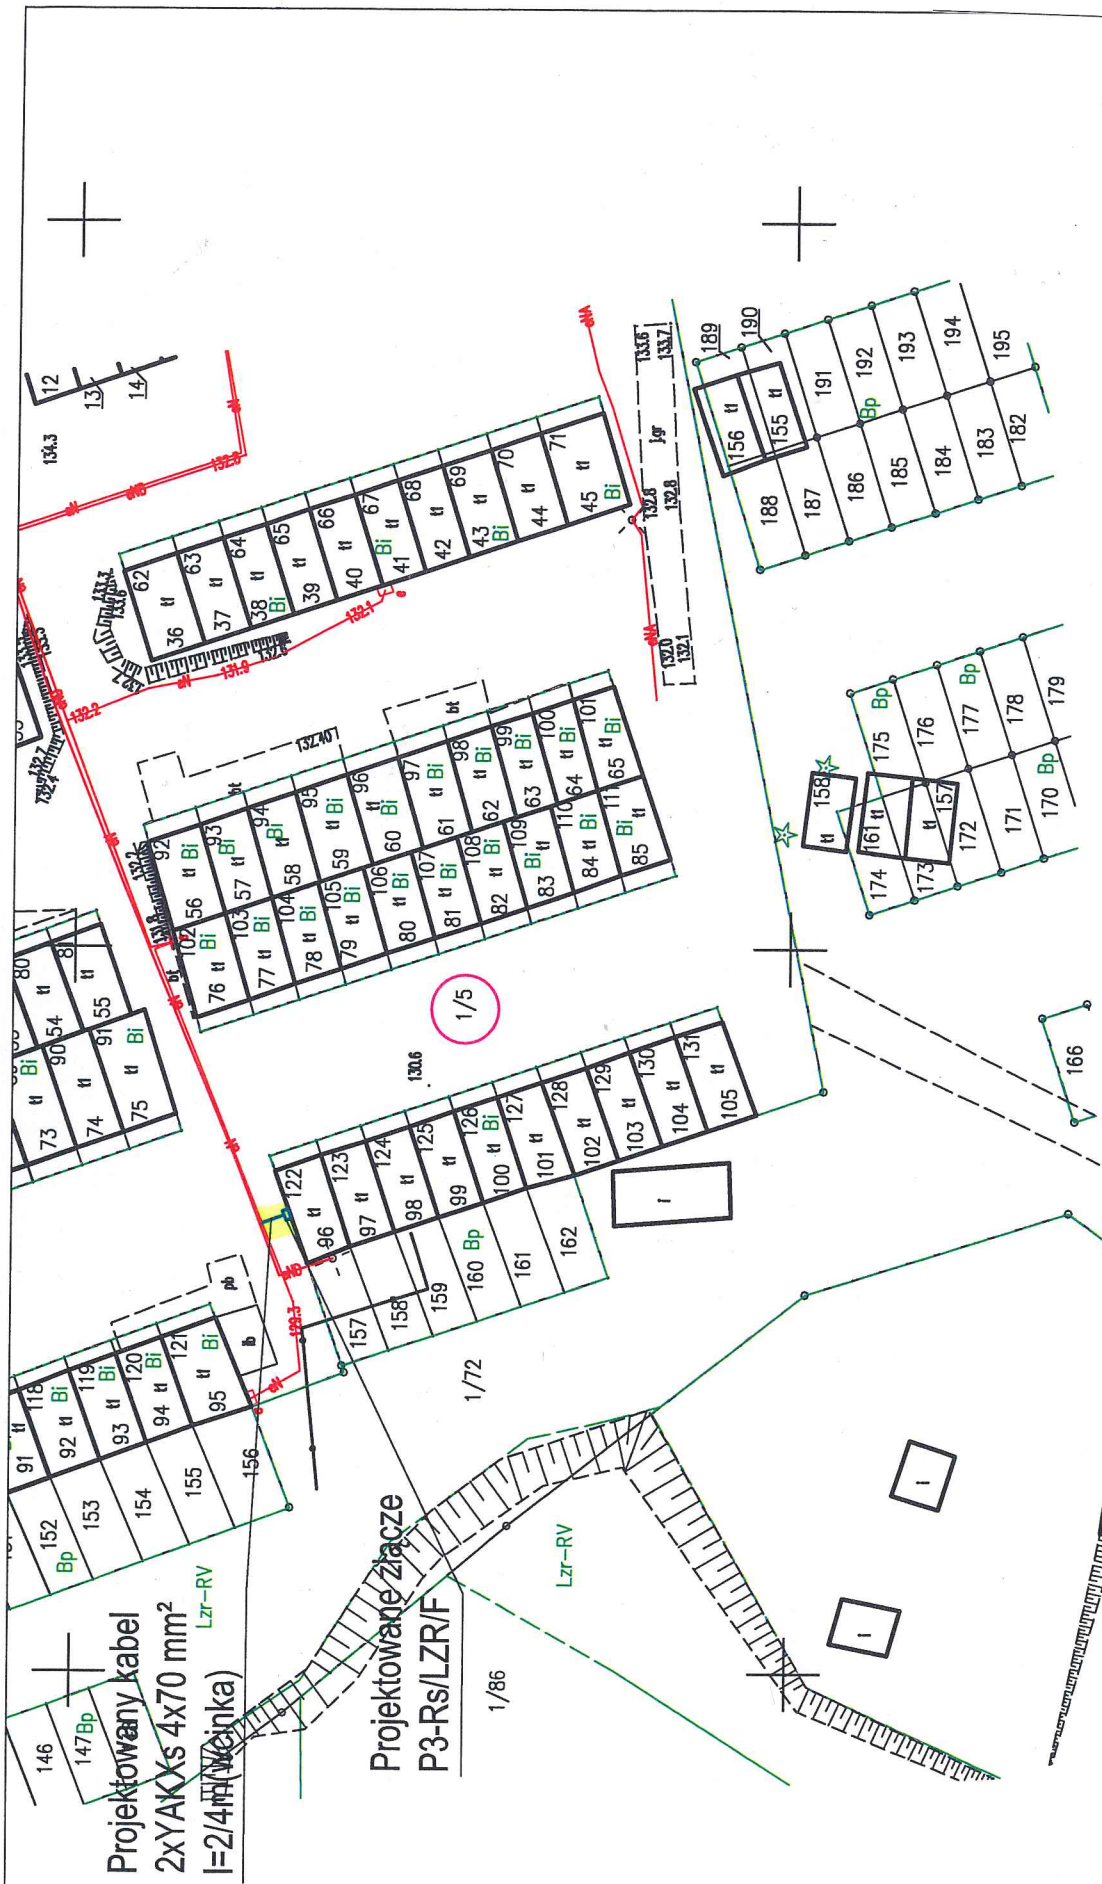

Inwestor ENERGA - Operator S.A. Oddział w Koszalinie ul. Morska 10, 75-950 Koszalin			
Biurowisko projektowe ELEKTRON Instalatorstwo Elektryczne - Bartłomiej Dąbka ul. B. Chrobrego 21 78-520 Złocieniec			
Imię i nazwisko mgr inż. Piotr Dziadek	Uprawnienia ZAP/0124/PBE/18	Data 12.2024	Podpis
Sprawdził			Złocieniec 08/02/2025
Skala 1:500	Opis rysunku: Plan zagospodarowania terenu, w celu wykonania przyłącza 0,4 kV do dz. 100 w Złocieniu ul. Kosynierów		
Strona rysunku nr 20318			